



Via Cala

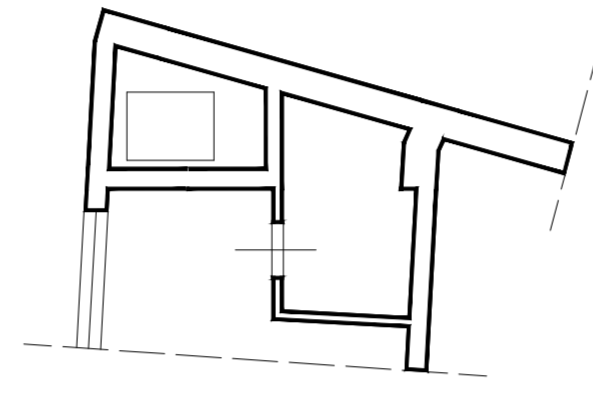

Soppalco Locale Ascensore

Via delle Mura della Lupa

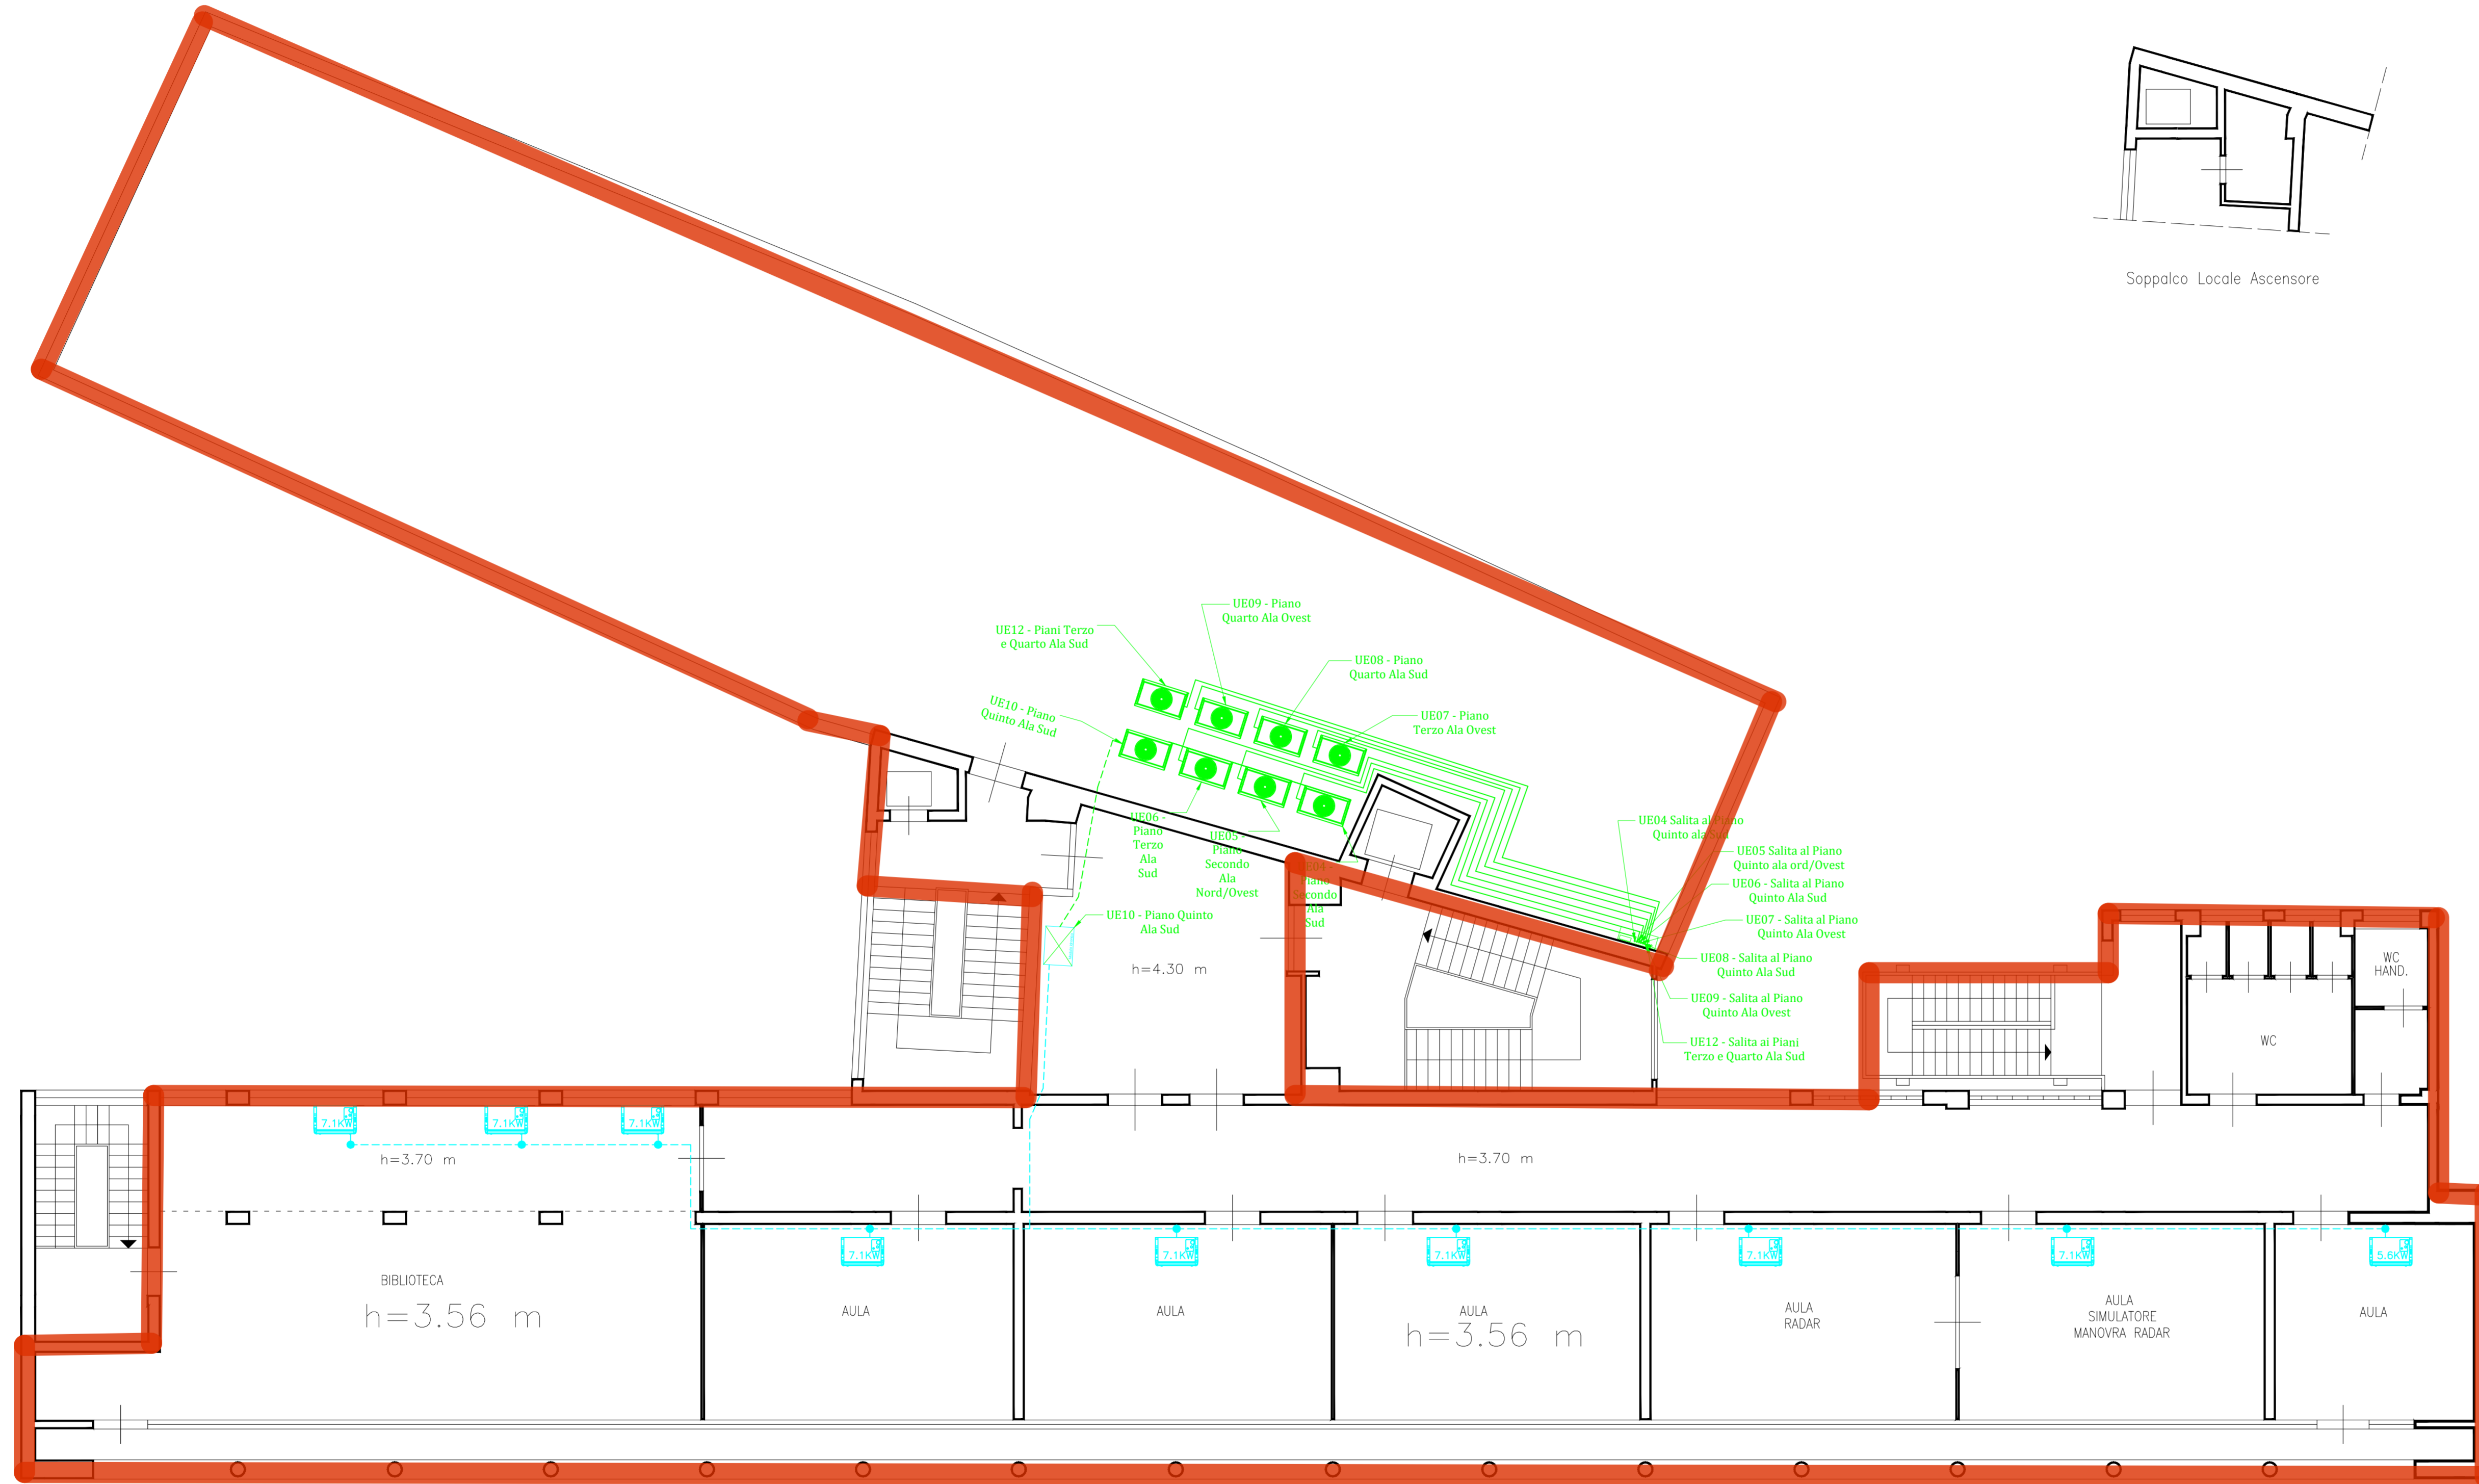

C.so Vitt. Emanuele

Piano Quinto

LEGENDA DEI SIMBOLI

	Unità interna idronica
	Unità esterna HVRF
	Modulo idronico di scambio
	Tubazione PP-R 80 / multistrata idronica
	Tubazione di rame gas refrigerante
	Cavedio per passaggio tubazioni
	Canale di mandata staffato
	Controsoffitto modulare 60x60



CITTÀ METROPOLITANA DI PALERMO
DIREZIONE PER L'EDILIZIA SCOLASTICA E LA VALORIZZAZIONE DEI BENI PATRIMONIALI E CULTURALI

LAVORI DI ADEGUAMENTO ALLE NORMATIVE VIGENTI IN MATERIA IGIENICO SANITARIO (LAVORI DI REALIZZAZIONE IMPIANTI DI RISCALDAMENTO) DELL'IMMOBILE SEDE DELL'I.T.N. "GIOENI TRABIA" DI PALERMO - AGGIORNAMENTO PREZZI. LAVORI DI RIPRISTINO DELLA FUNZIONALITÀ DEGLI IMPIANTI

CUP D75I18000600001 - CIG: A015140F87

R.U.P. Ing. Valerio Randazzo	PROGETTISTA E DIRETTORE DEI LAVORI Ing. Daniele Niosi	COLLABORATORI TECNICI Arch. Concetta Collura
---------------------------------	--	---

PERIZIA DI VARIANTE E SUPPLETIVA

COD. ELABORATO: V.17
TITOLO ELABORATO: PLANIMETRIA CLIMATIZZAZIONE PIANO QUINTO
SCALA: SCALA 1:100

DATA: 04/11/2025	REV.:	VERIFICA	VALIDAZIONE
------------------	-------	----------	-------------

IMPRESA
DIBIGA S.R.L.
DIBIGA S.P.A.
L'AMMINISTRATORE UNICO
GASPARÈ DI GIORGI

